

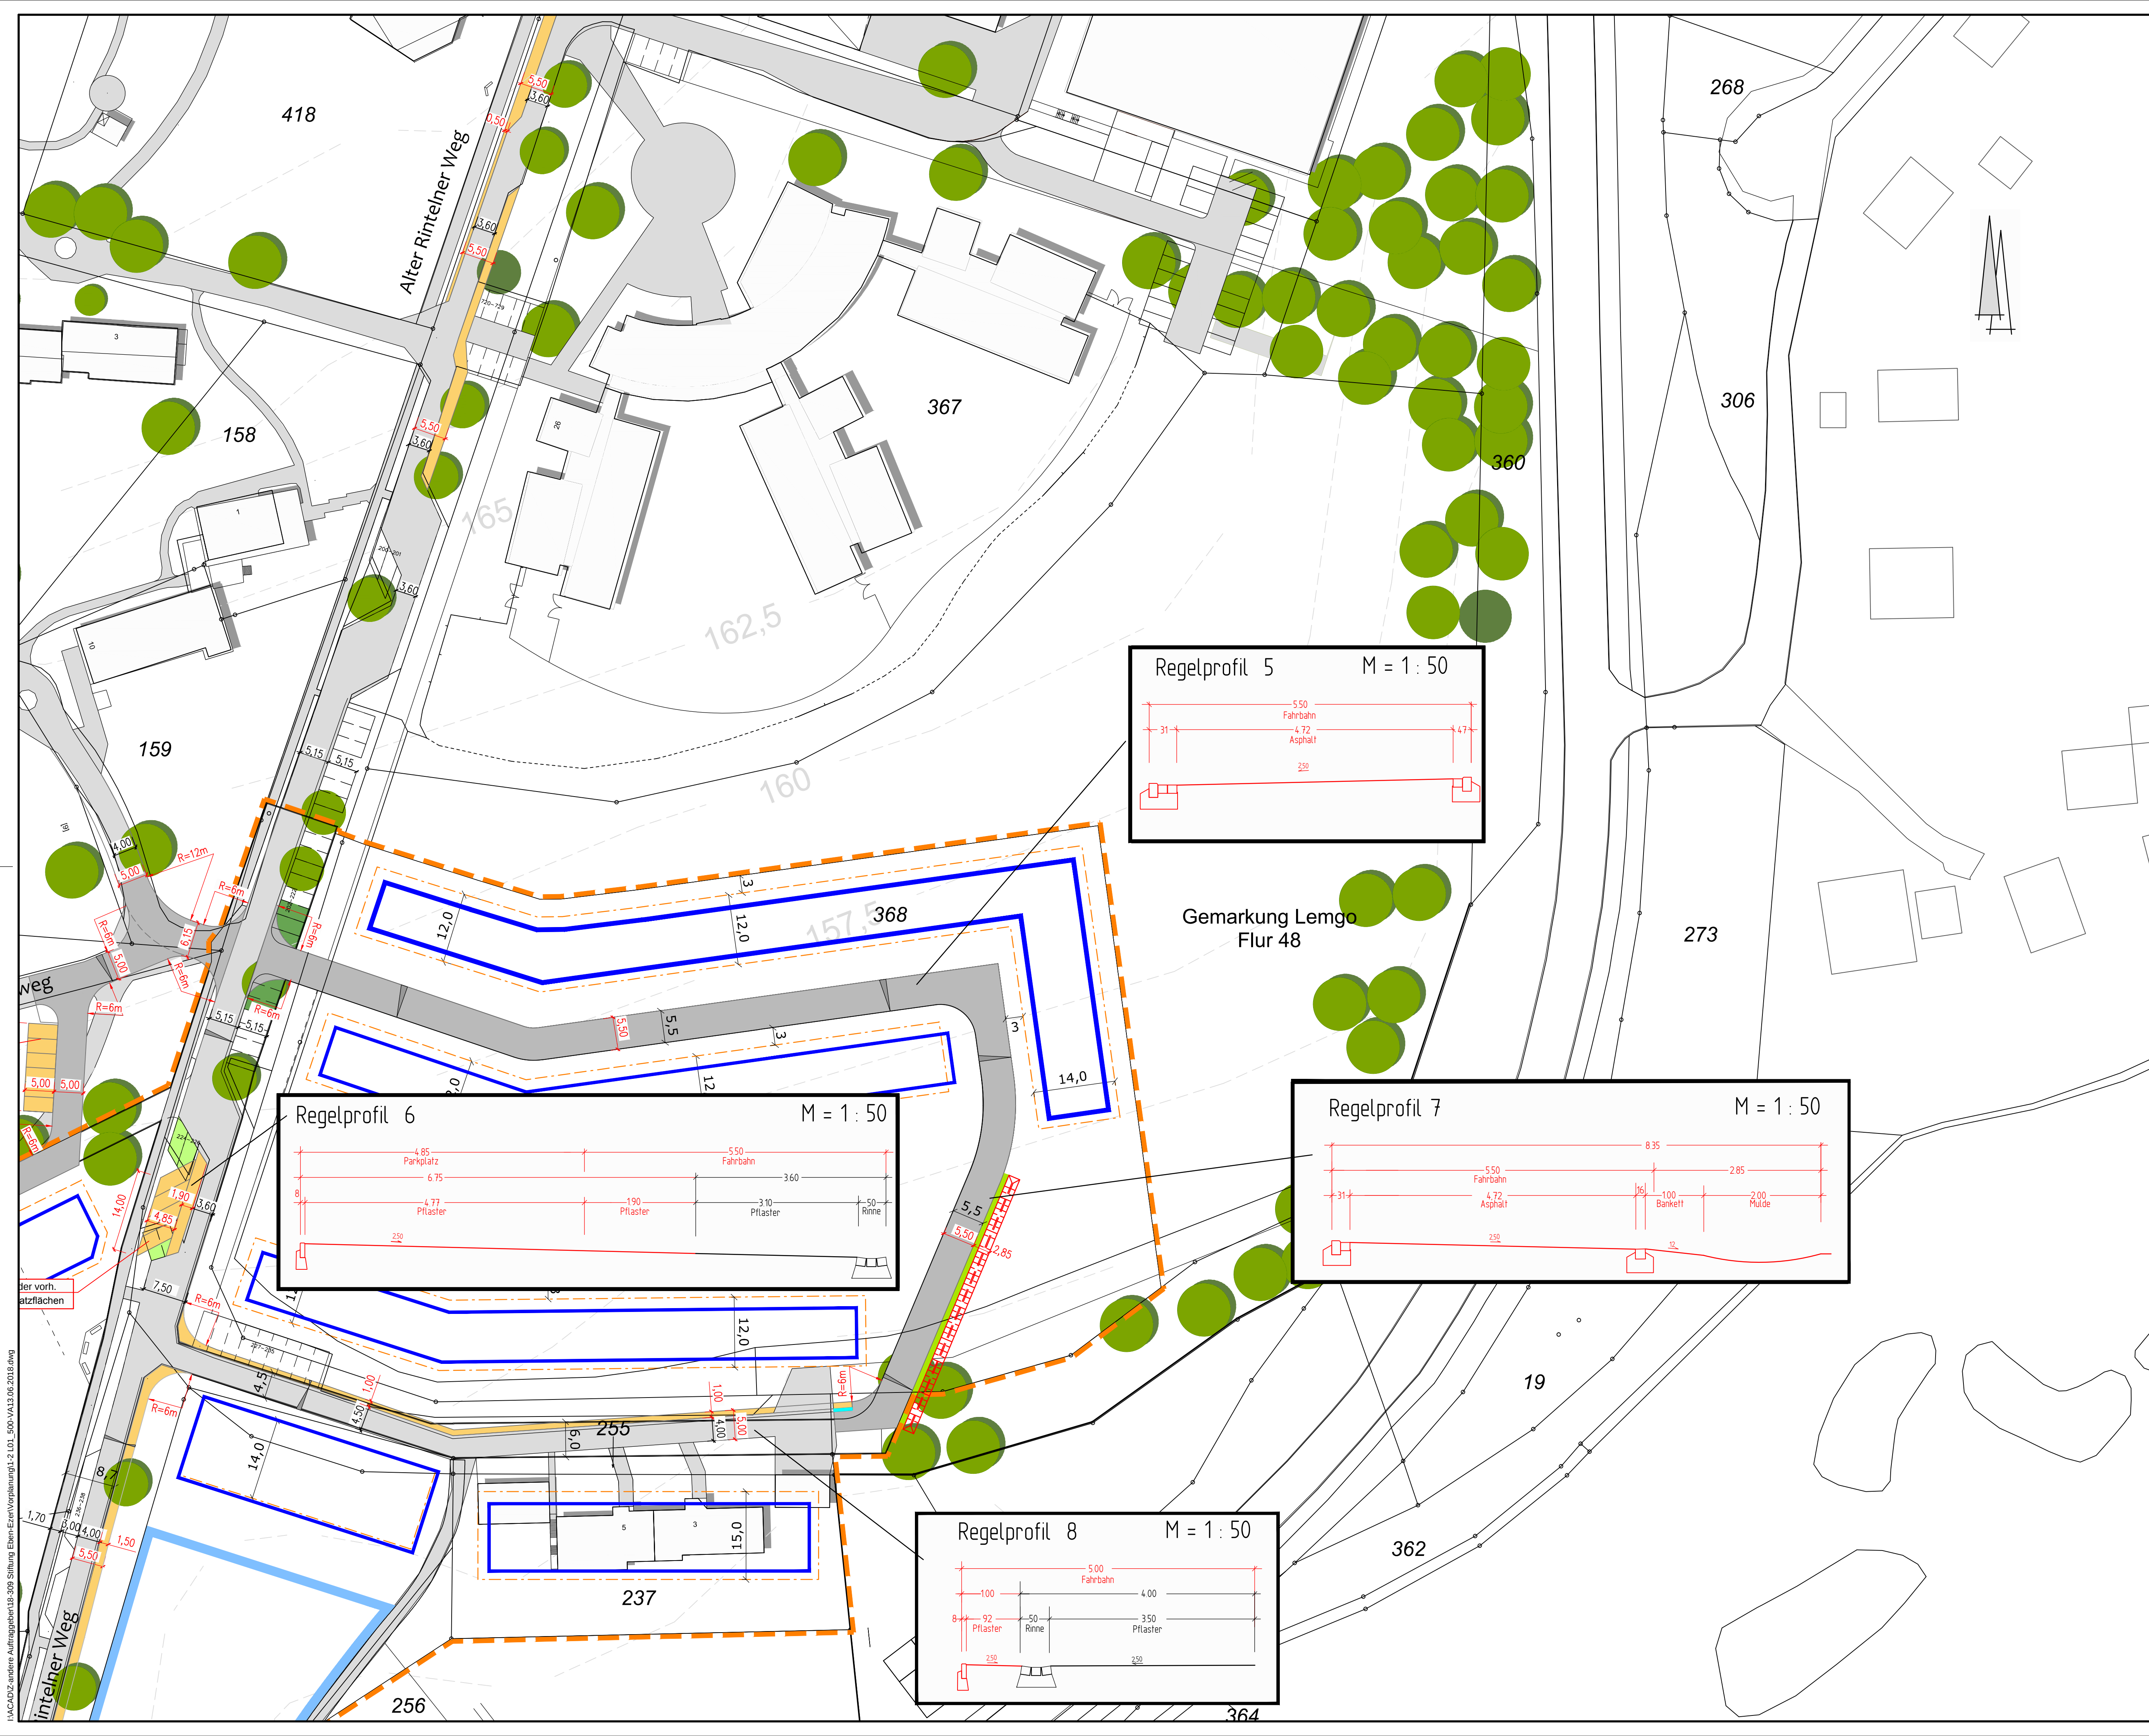
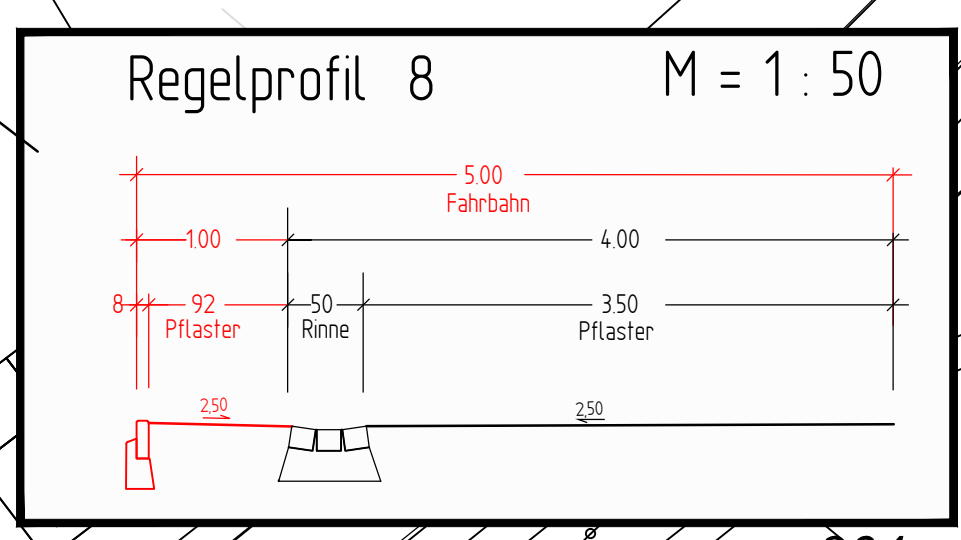
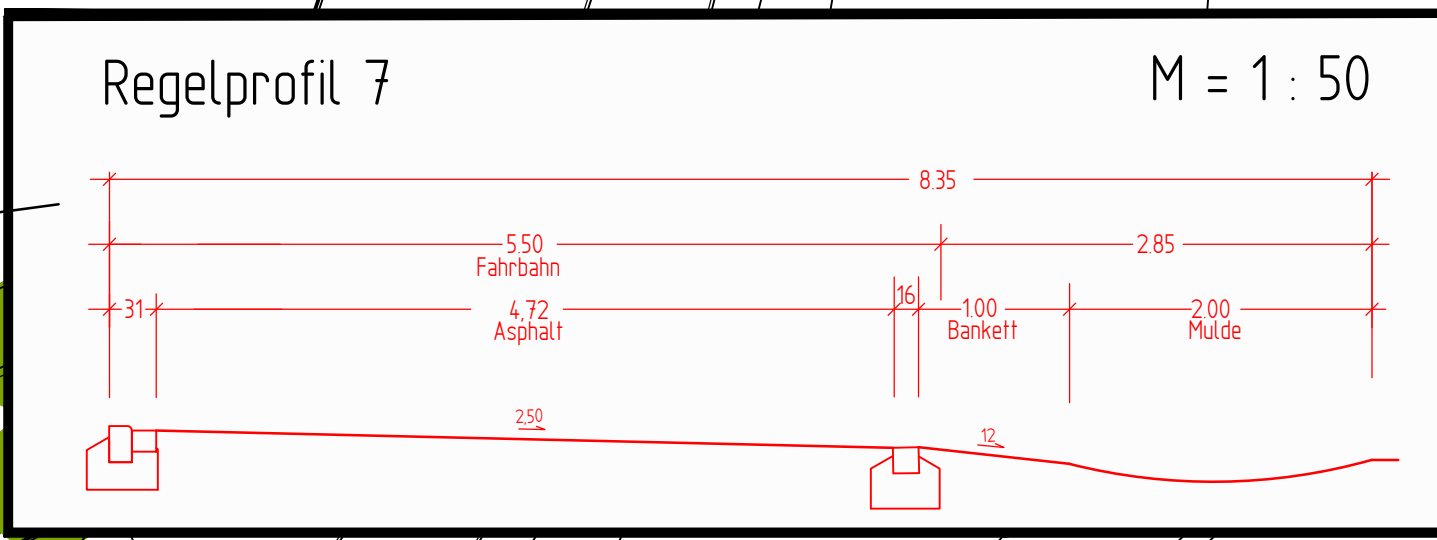


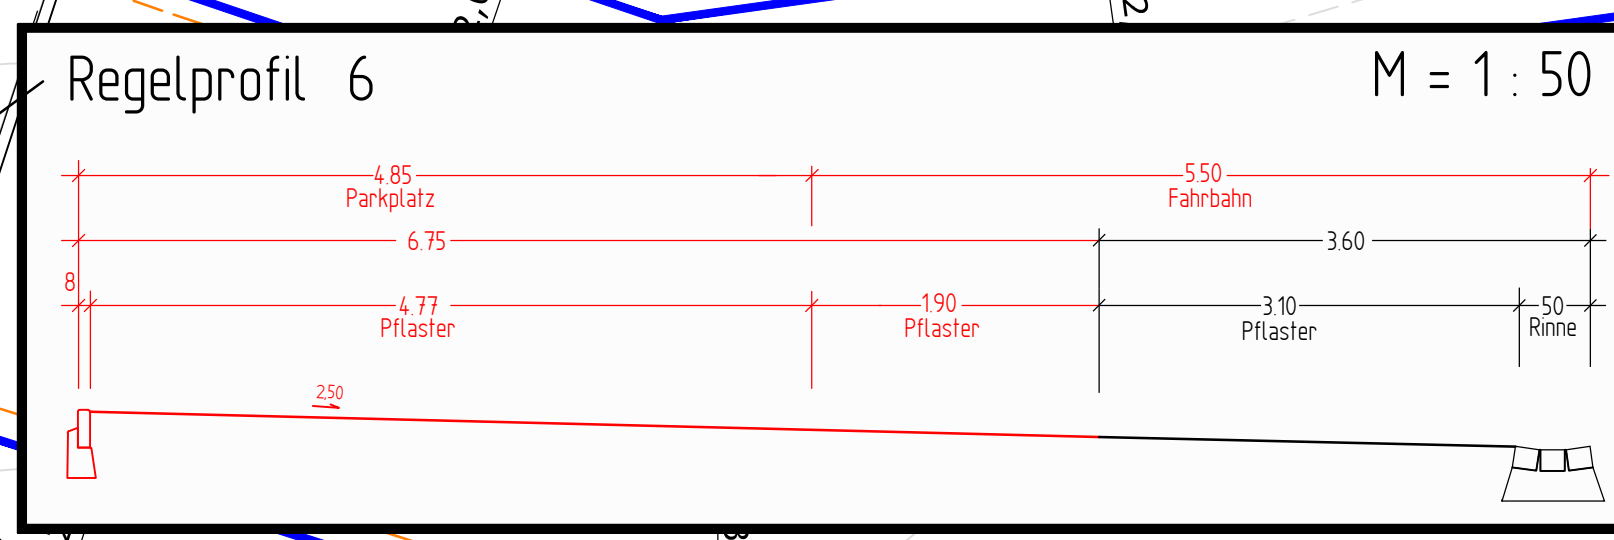


- Zeichenerklärung**
- Bestand
 - Pflaster geplant
 - Asphalt geplant
 - Entwässerungsrinne geplant
 - Parkplatz entfällt

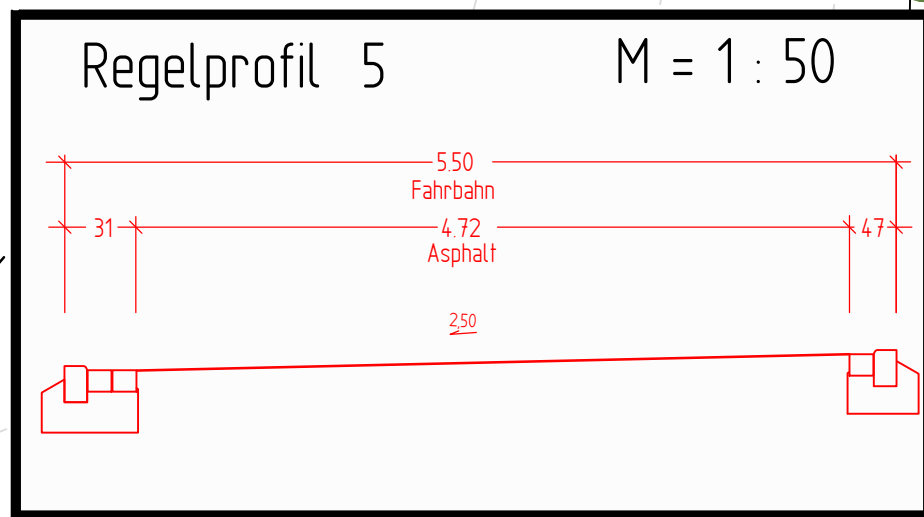

Vorabzug 13.06.2018

Projekt Stiftung EBEN-EZER, Lemgo Erstellen eines Vehrkehrskonzeptes im Rahmen eines B-Plans im Bereich "Alter Rintelner Weg"		
Projektphase Vorentwurf		
Zeichnung Lageplan Ost		
Projektnummer 18-309	Maßstab 1 : 500	Datum 13.06.2018
gezeichnet Spleker	geprüft gesehen	

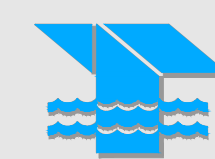

Beraten + Planen
INGENIEURBÜRO HANS-HUGO TURK
WASSER ABWASSER ABFALL VERKEHR LANDSCHAFT

Steinbreite 14
33034 Brakel

Telefon
Telefax

05648 / 9807-0
05648 / 535

E-Mail
Webseite

info@ib-turk.de
www.ib-turk.de

I:\ACAD\2-andere Auftragsgebiet\18-309 Stiftung Eben-Ezer\Vorplanung\1-2.LOT_500-V\13.06.2018.dwg