


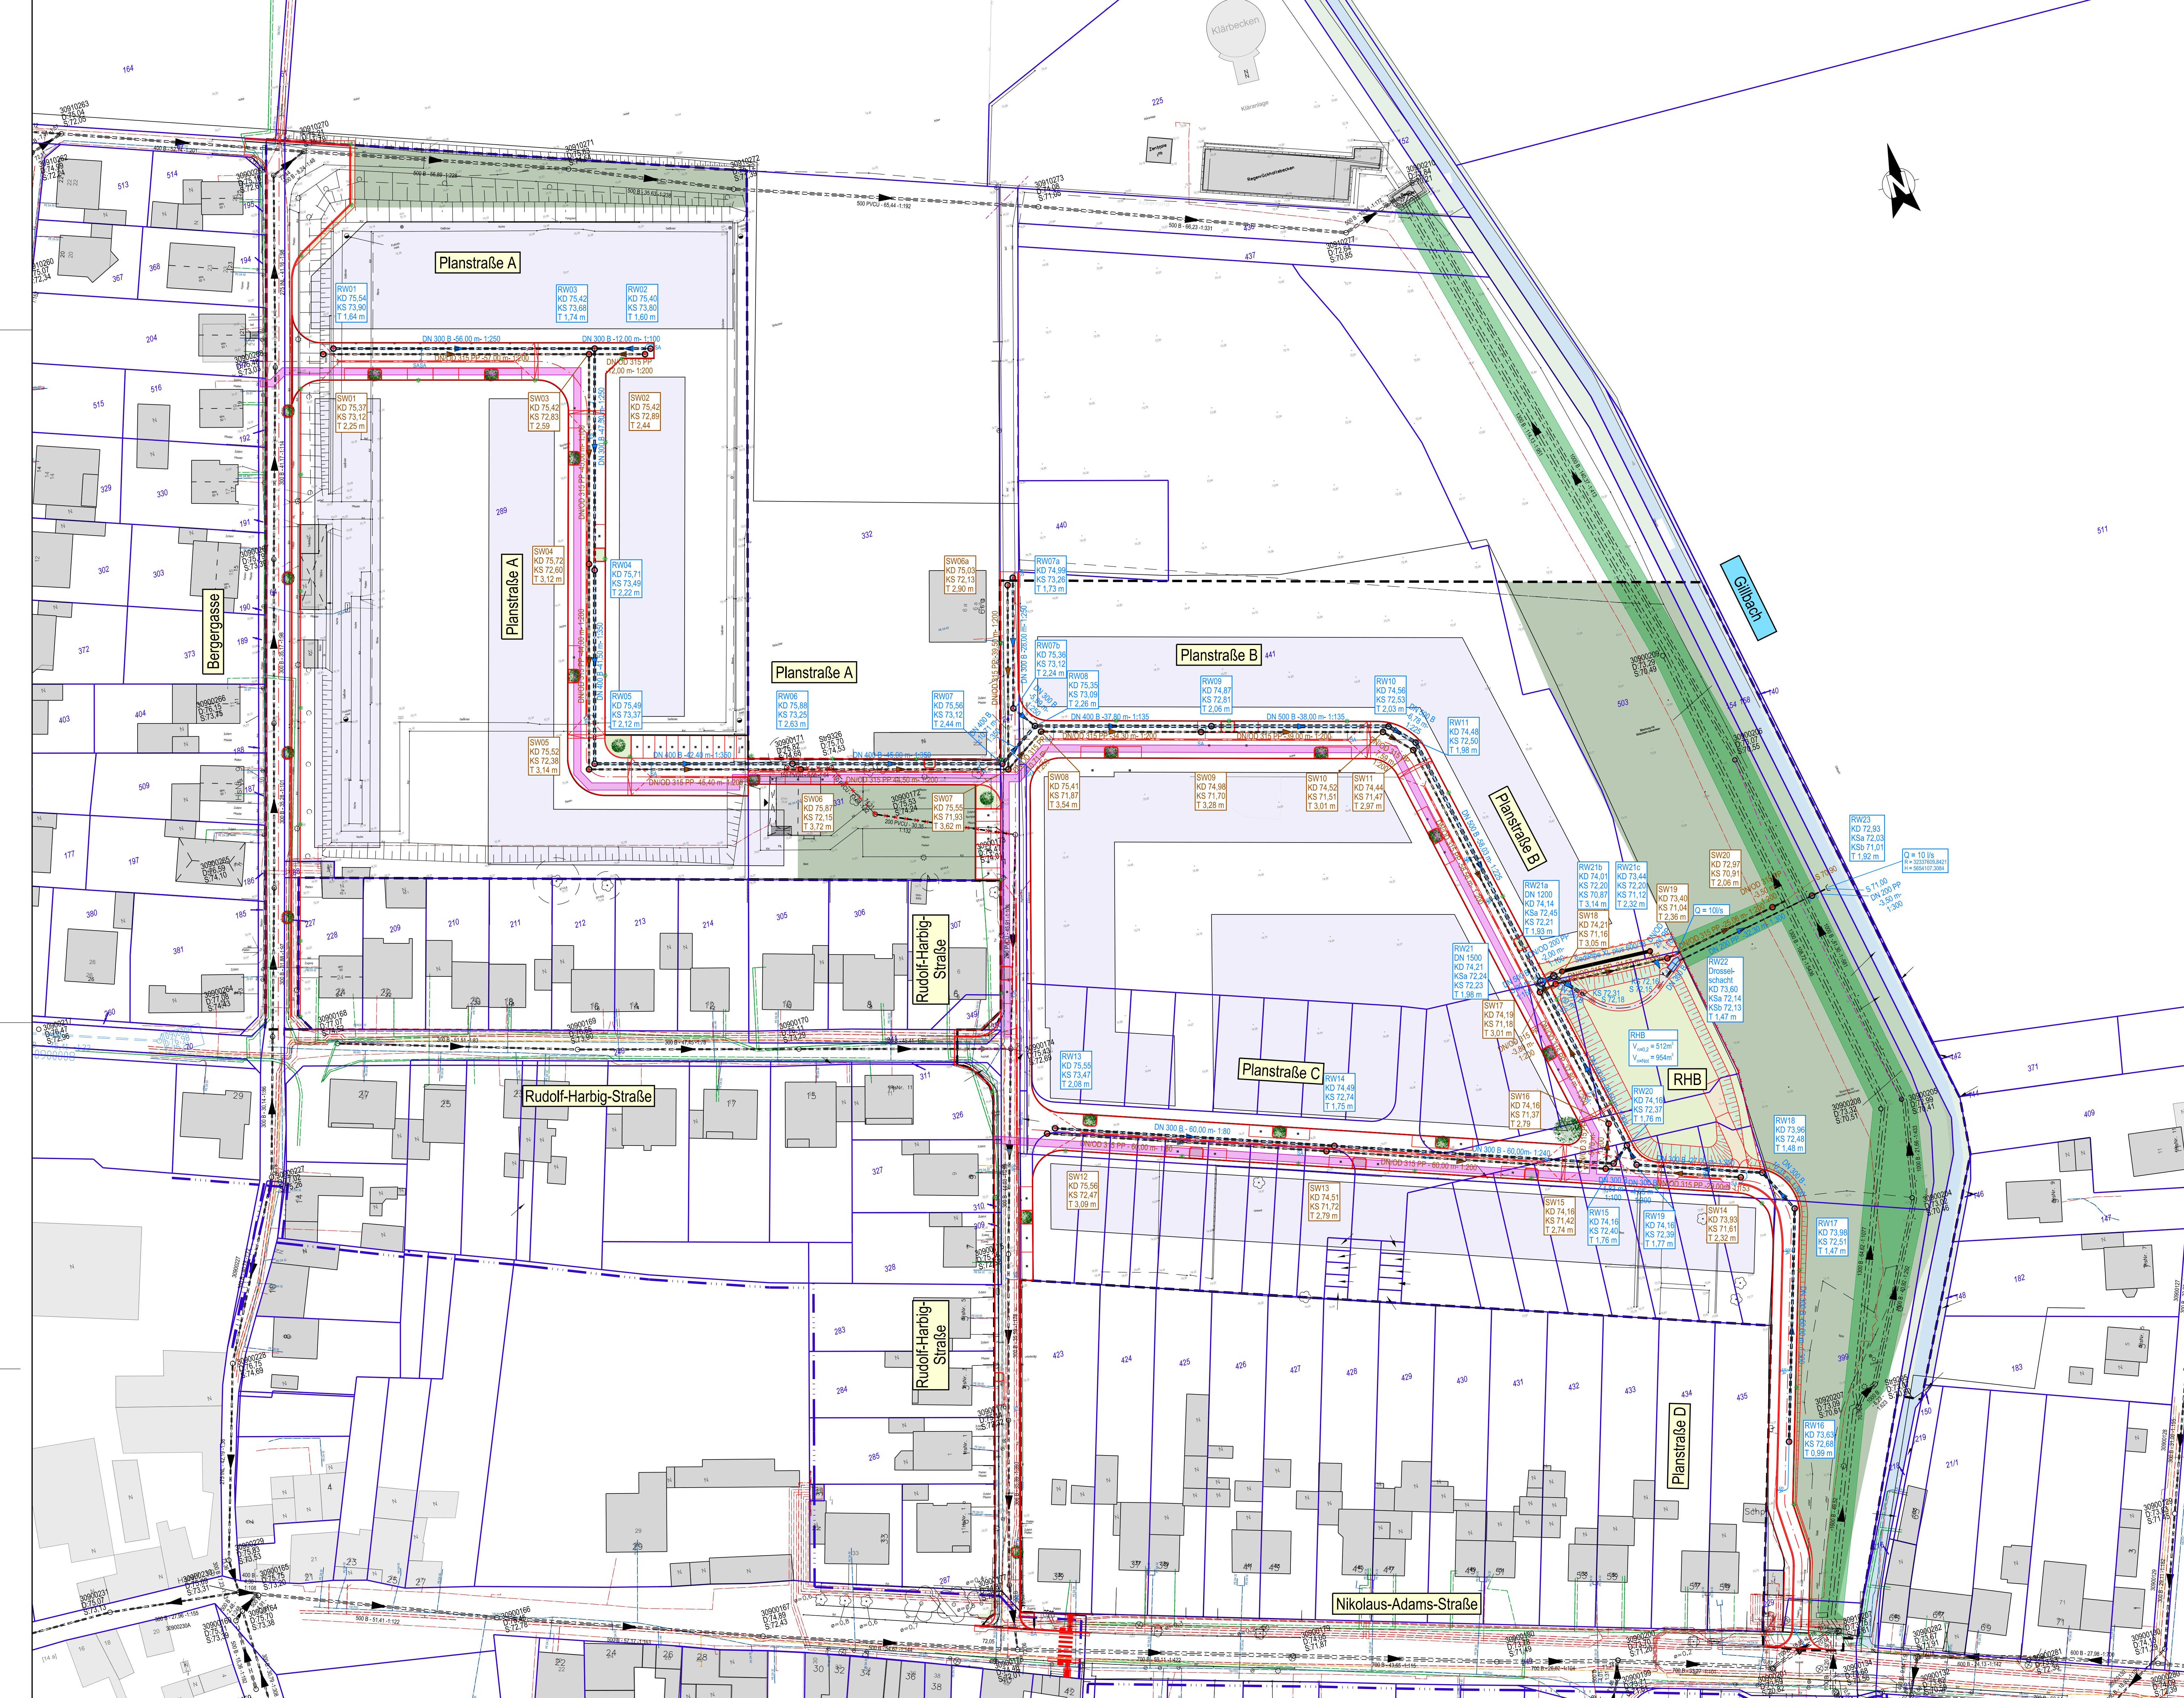

Legende

Gebäude, geplant

Gebäude, Bestand

Versorgertrasse, geplant

WasserGasTelekommunikationUnfallmediaStromStrom MSStrom NS

RW 23
KD 50.51
KS 46.58
T 3.93

SW 23
KD 50.51
KS 46.58
T 3.93

RW-Kanal vorhanden / geplant
mit Angaben Durchmesser, Material,
Gefälle in ‰ und Länge

SW-Kanal vorhanden / geplant
mit Angaben Durchmesser, Material,
Gefälle in ‰ und Länge

Rev.	Datum	U. Lank	Änderung
1	19.10.22	J. Müller	Anpassung an aktualisierten B-Plan

Höhenreferenzsystem: ☐ NN / DHN92 ☐ NN / DHN12 ☒ lokal Lagebezugssystem: ☒ UTM / ETRS89 ☐ Gauß-Krüger ☐ lokal

Höhenbezug:

Berghamer Str. 9-11
50126 Berghelm
Tel.: 02271 86-0
Fax: 02271 86-239
mail: rathaus@berghelm.de

INGENIEURBÜRO
Gertrudstr. 18 T +49 2254 99110-10 mail@lank.de
50859 Köln F +49 2254 99110-50 www.lank.de

Erschließung Baugebiet "Am Gillbach"
in Rheidt-Hüchelhoven

Versorger
Lageplan
Entwurf

Geprüft und freigegeben durch:
Berghelm, den _____

bearbeitet: MÖ 08.02.2022 Maßstab: 1:500
gezeichnet: MÖ 08.02.2022 Projektnummer: 2118
geprüft: U.La 08.02.2022 Plannummer: 2.04

Aufgestellt: KSt, im Oktober 2022

Objekt: Urspr. Lank
Lank Ingenieurbüro