
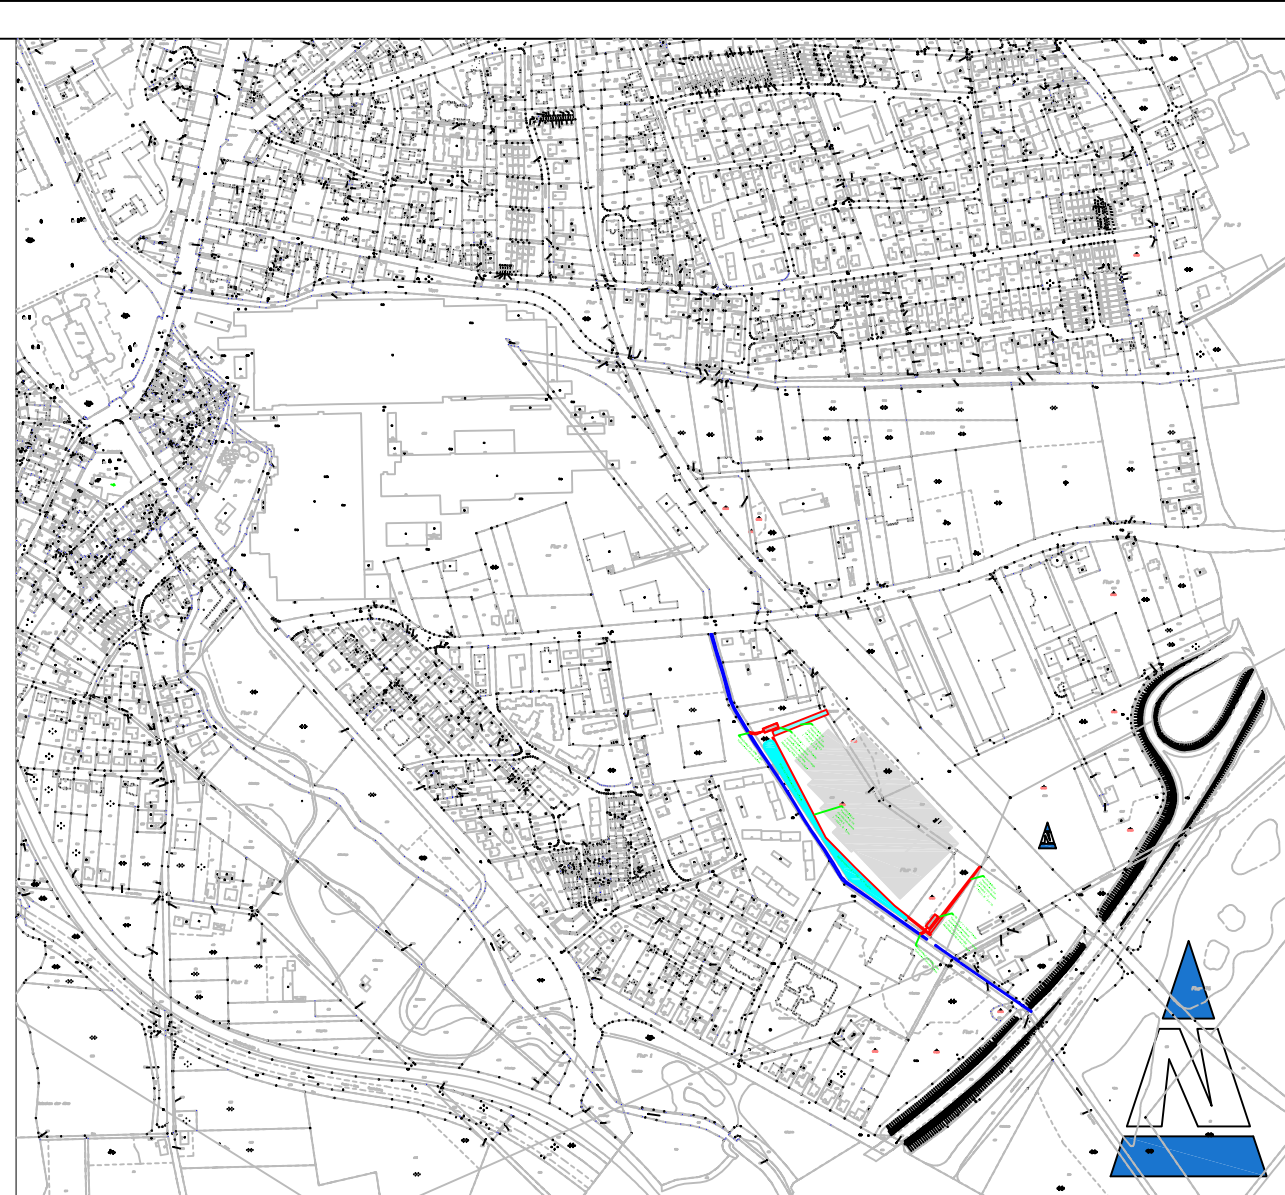


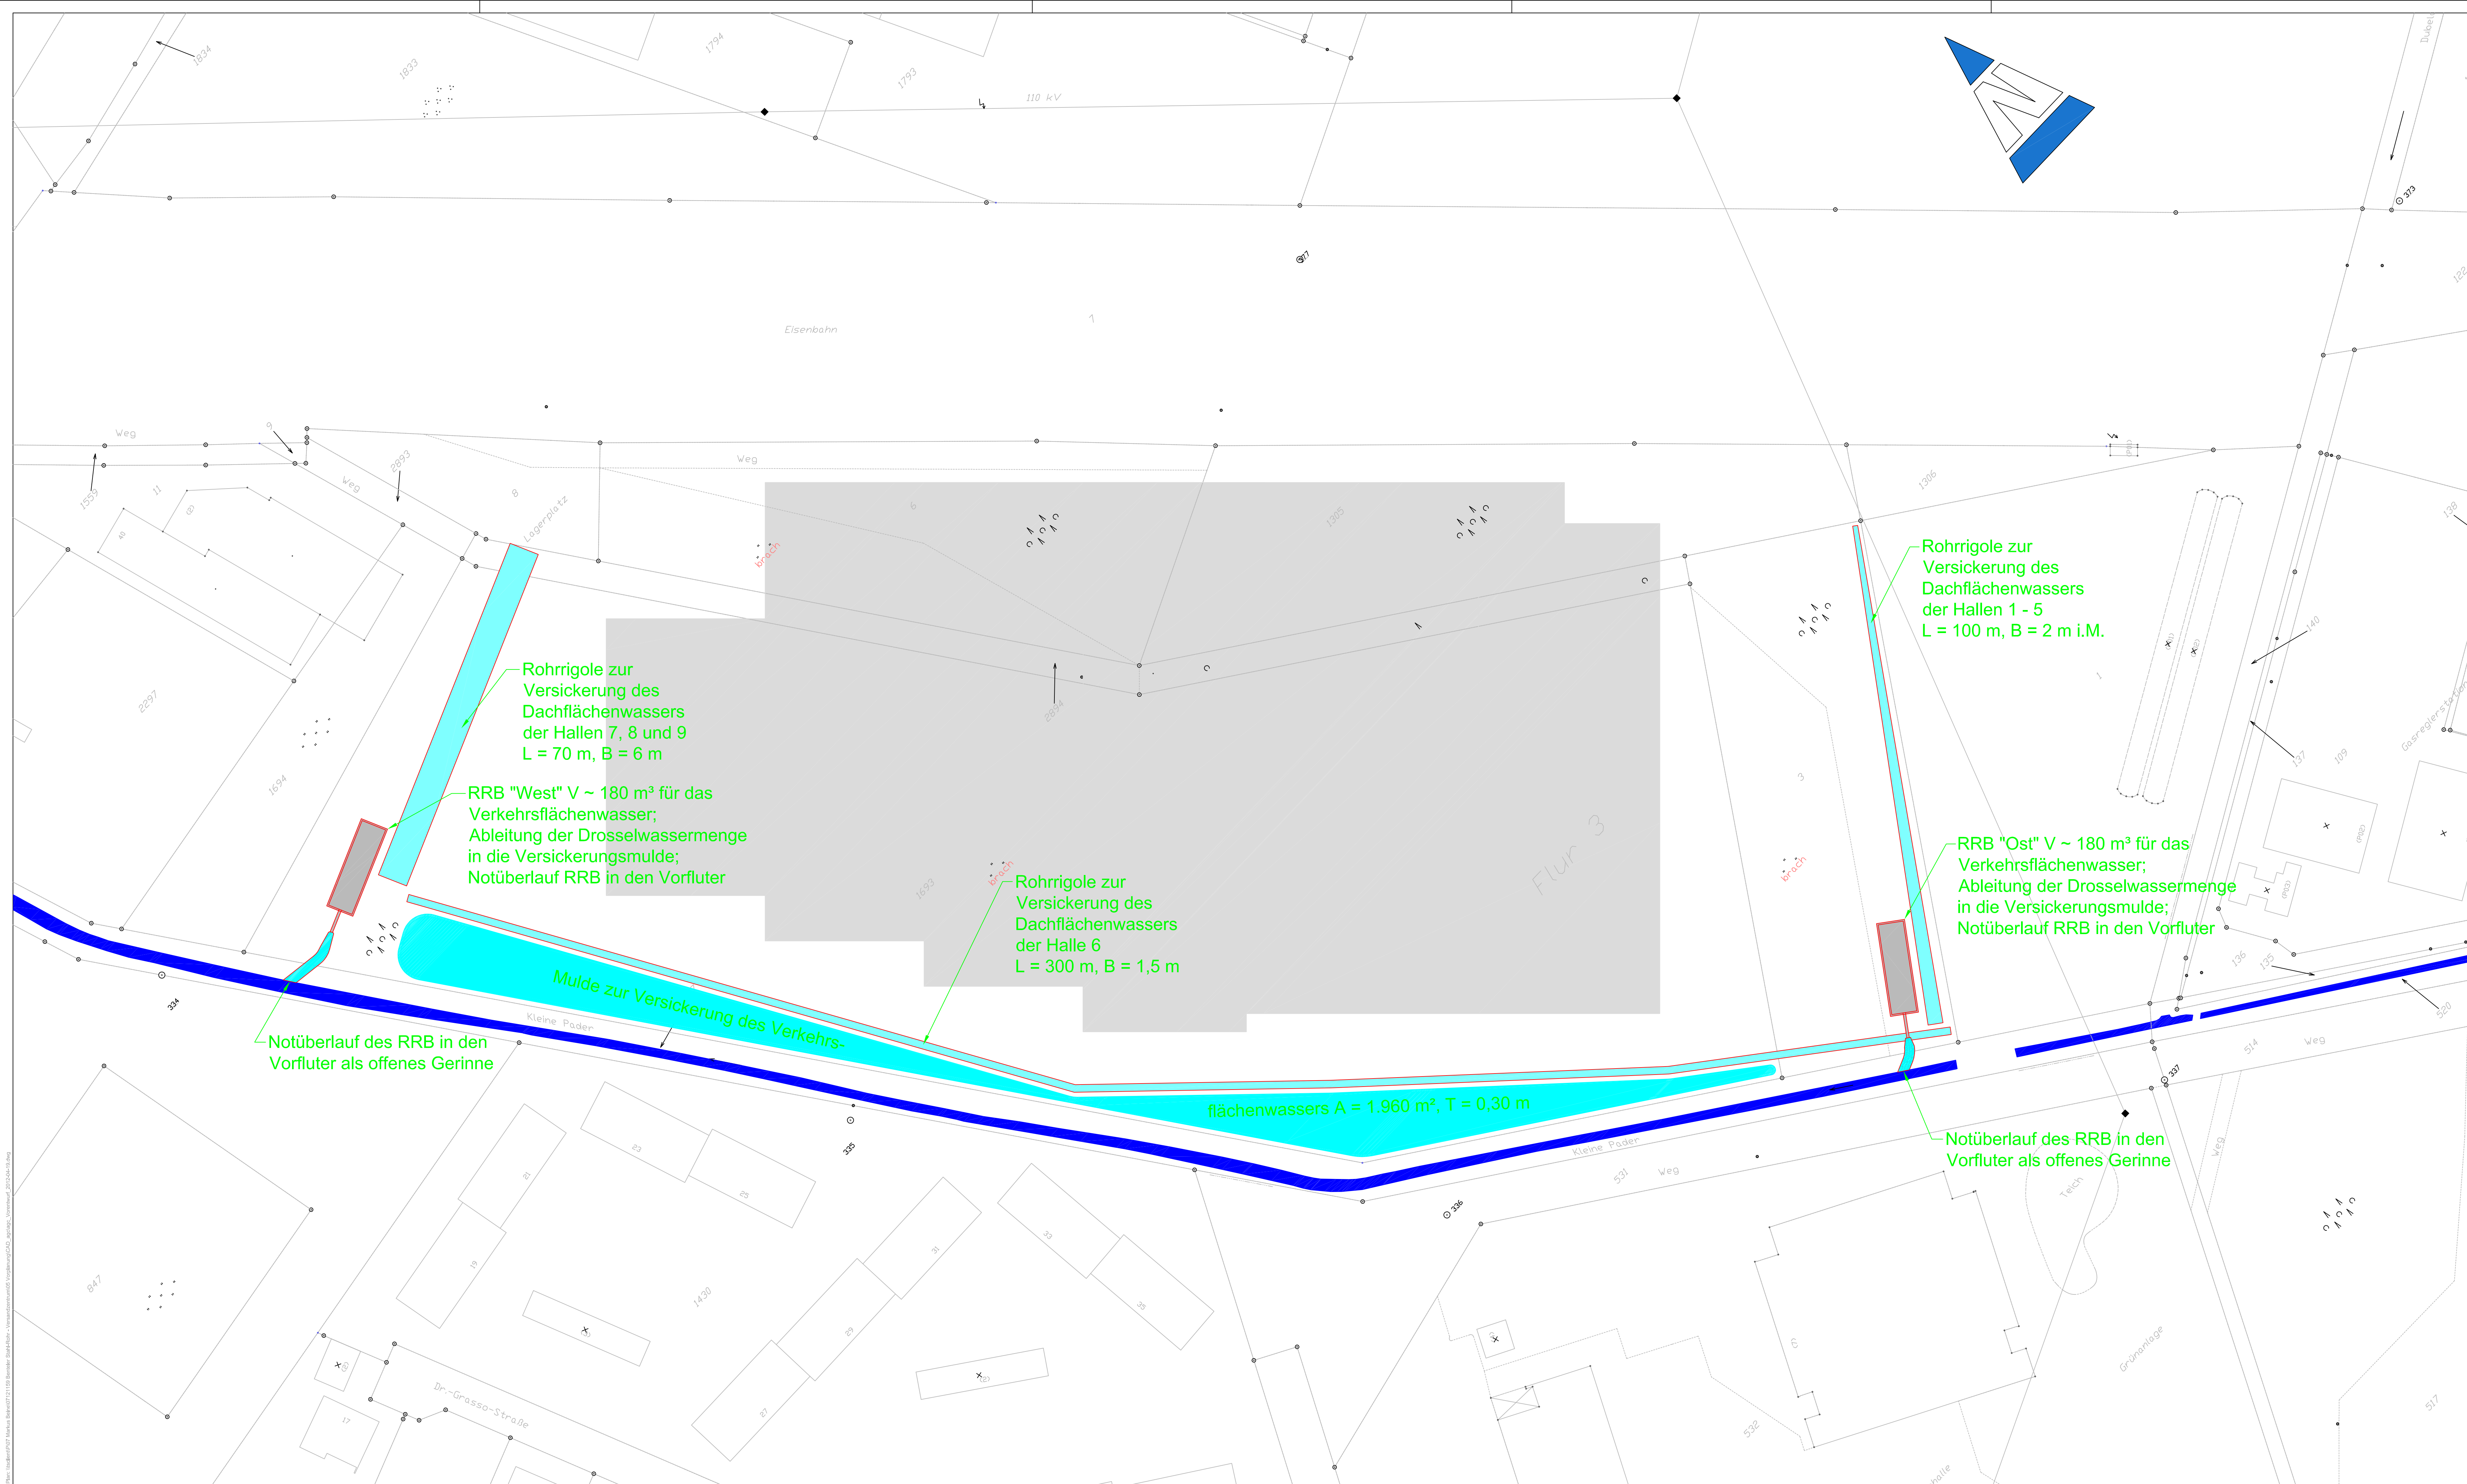

Übersichtskarte
(ohne Maßstab)

LEGENDE

Bestand

	Regenwasserkanal, Bestand
	Schmutzwasserkanal, Bestand

Nr.	Änderungen	gezeichnet	Name
1			
2			
3			
4			

Zur Ausführung freigegeben	
Für den Auftraggeber:	Für den Planverfasser:
Paderborn, den	Paderborn, den
Ort, Datum	Ort, Datum
Unterschrift	Unterschrift

Projekt:

Benteler Stahl/Rohr
- Versandlager Marienloher Straße -

Darstellung:

Entwässerungsanlagen
Lageplan

Planungsstand:

Vorplanung

Auftraggeber:

BENTELER

Benteler Stahl/Rohr
Residenzstraße 1
33104 Paderborn
Tel.: 05254-81-0 / Fax: 05254-81-2909

Anlage:

2

Maßstab:

1 : 500

Zeichnungs-Nr.:

07.12.1159-20-VPL

Datum

19.04.2012

Name

ms

gezeichnet:

19.04.2012

mb

Planverfasser:

agc

agc - aqua geo consult GmbH
Frankfurter Weg 10
33106 Paderborn
Tel.: 05251 / 288 189-0 www.agc-gruppe.de info@agc-gruppe.de